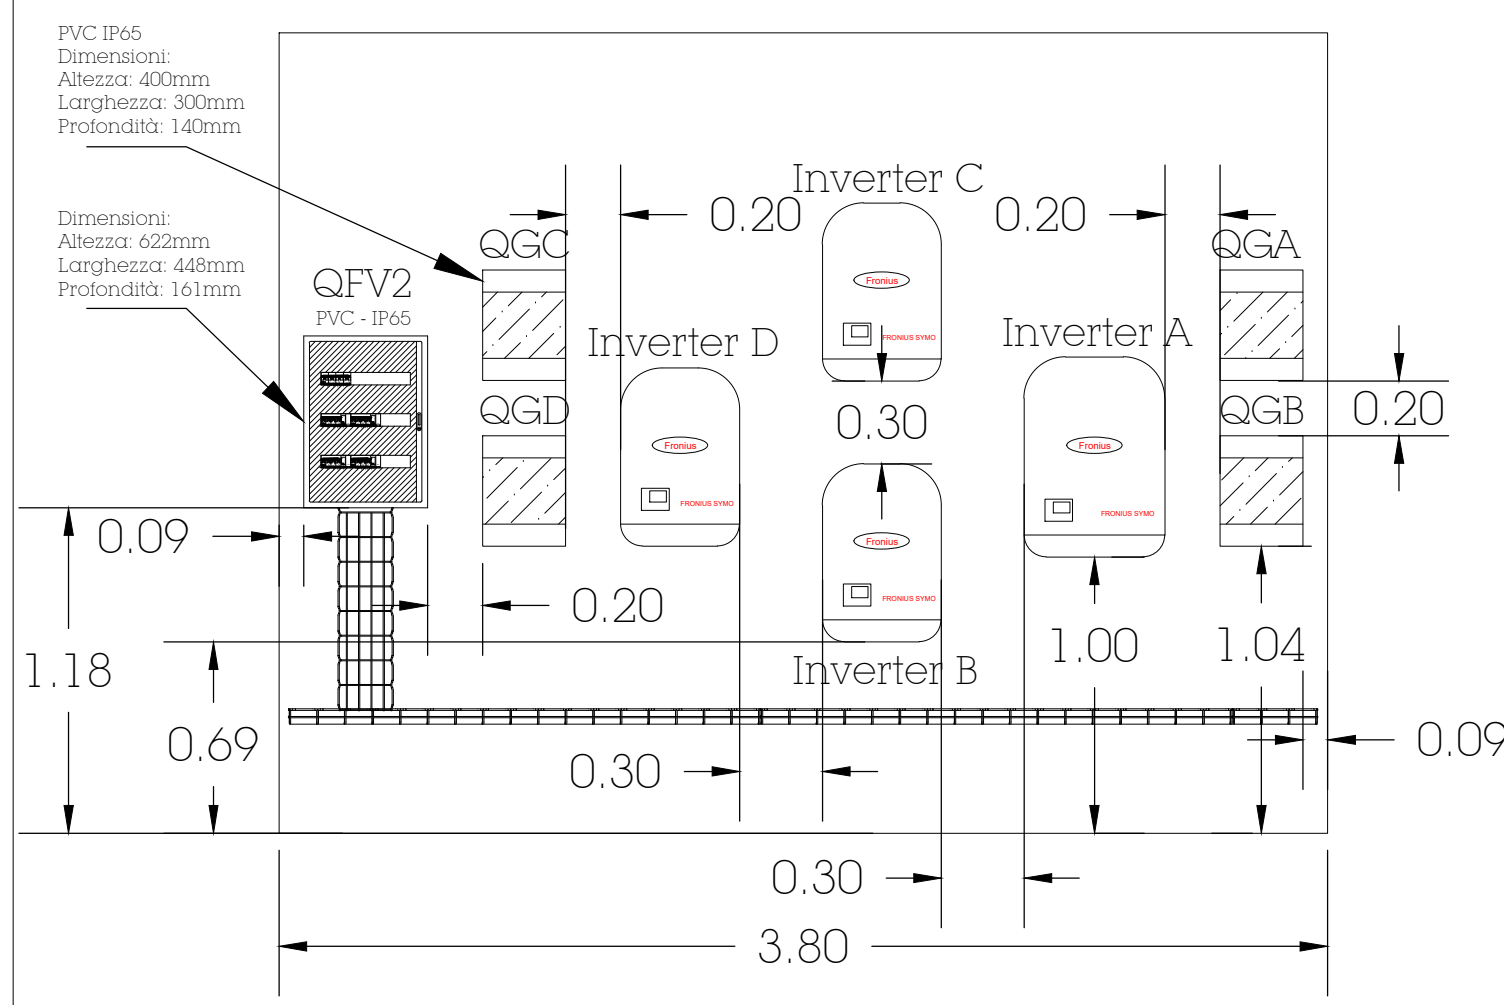
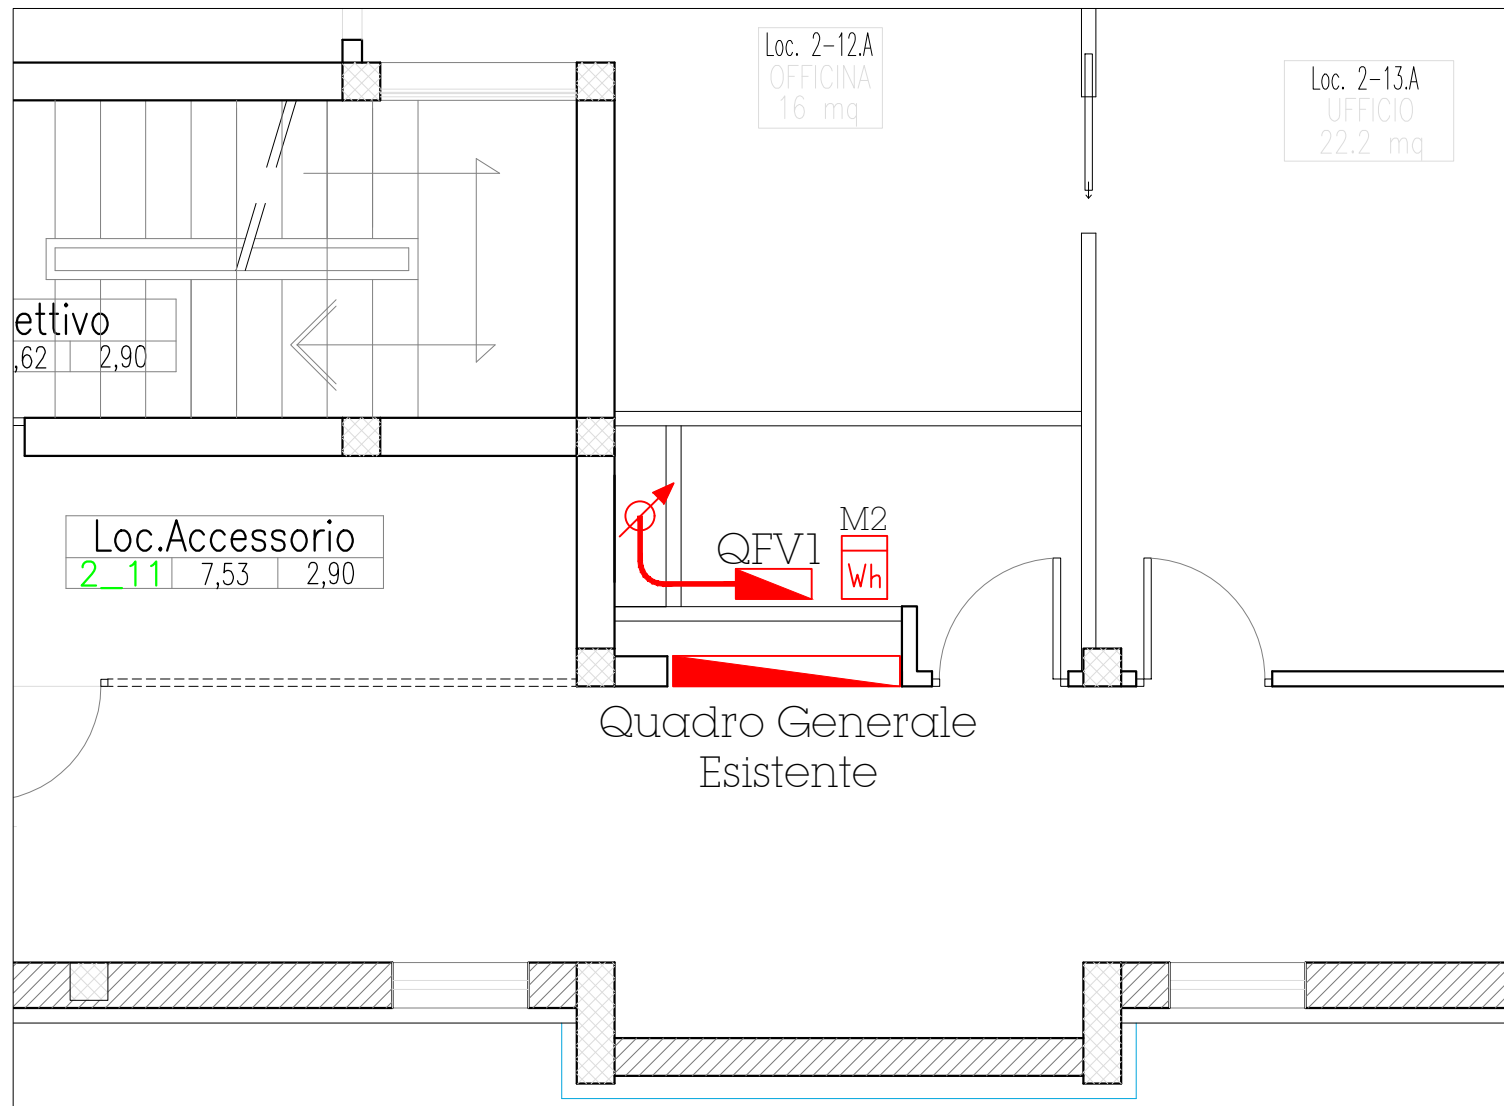


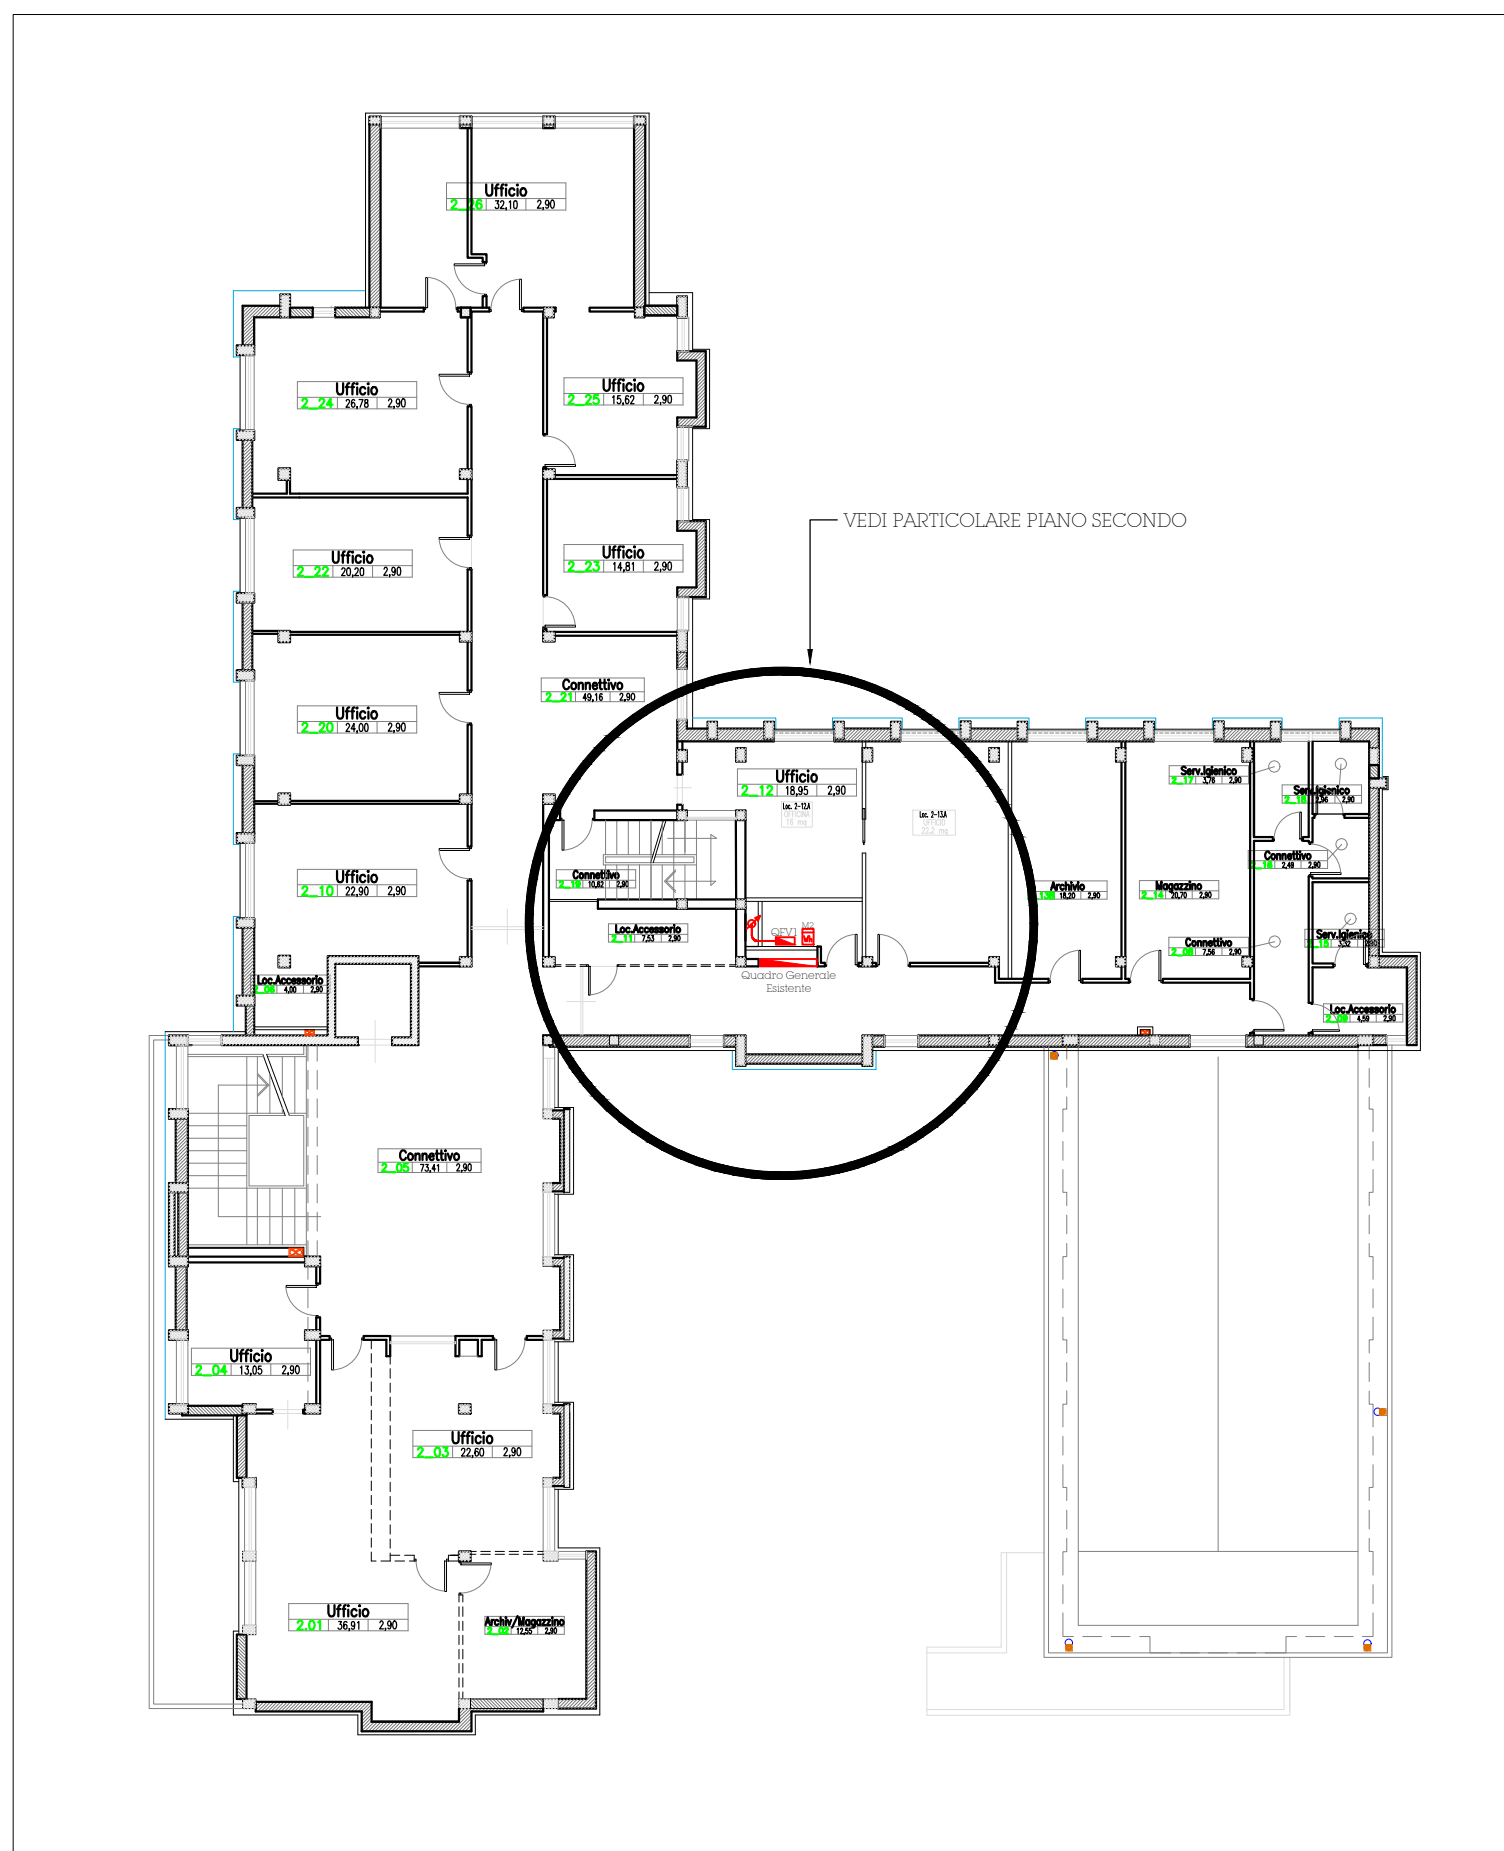
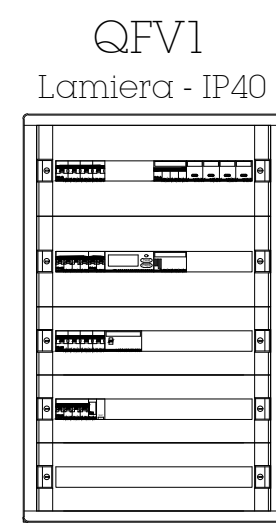
PARTICOLARE 1

Particolare installazione
Apparecchiature Fotovoltaico

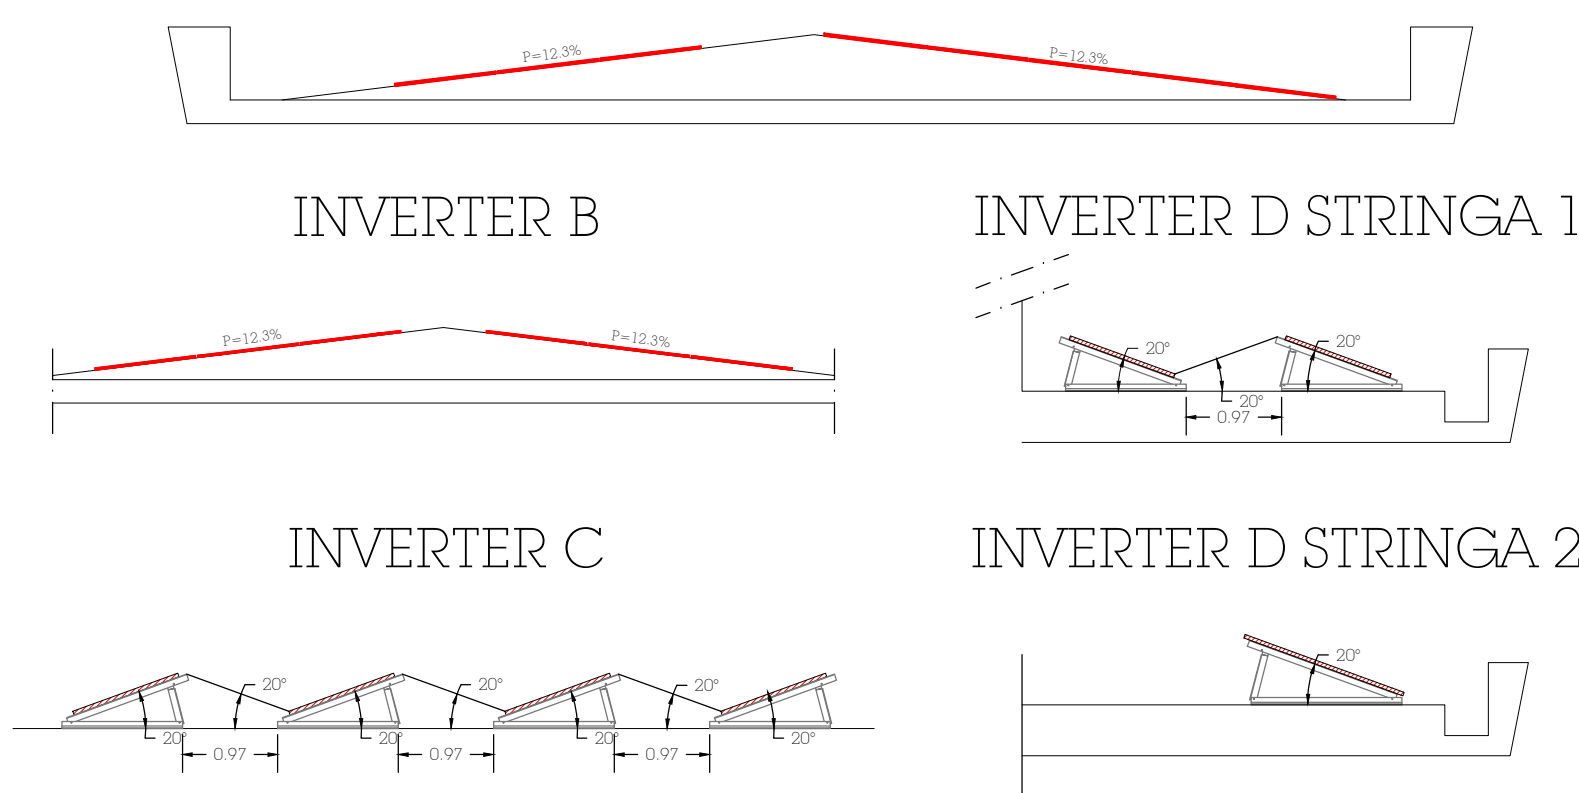
PARTICOLARE PIANO SECONDO SCALA 1:50



PIANTA PIANO SECONDO SCALA 1:200

FRONTE QUADRO
INDICATIVO

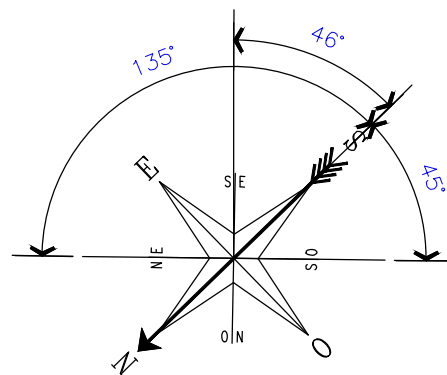
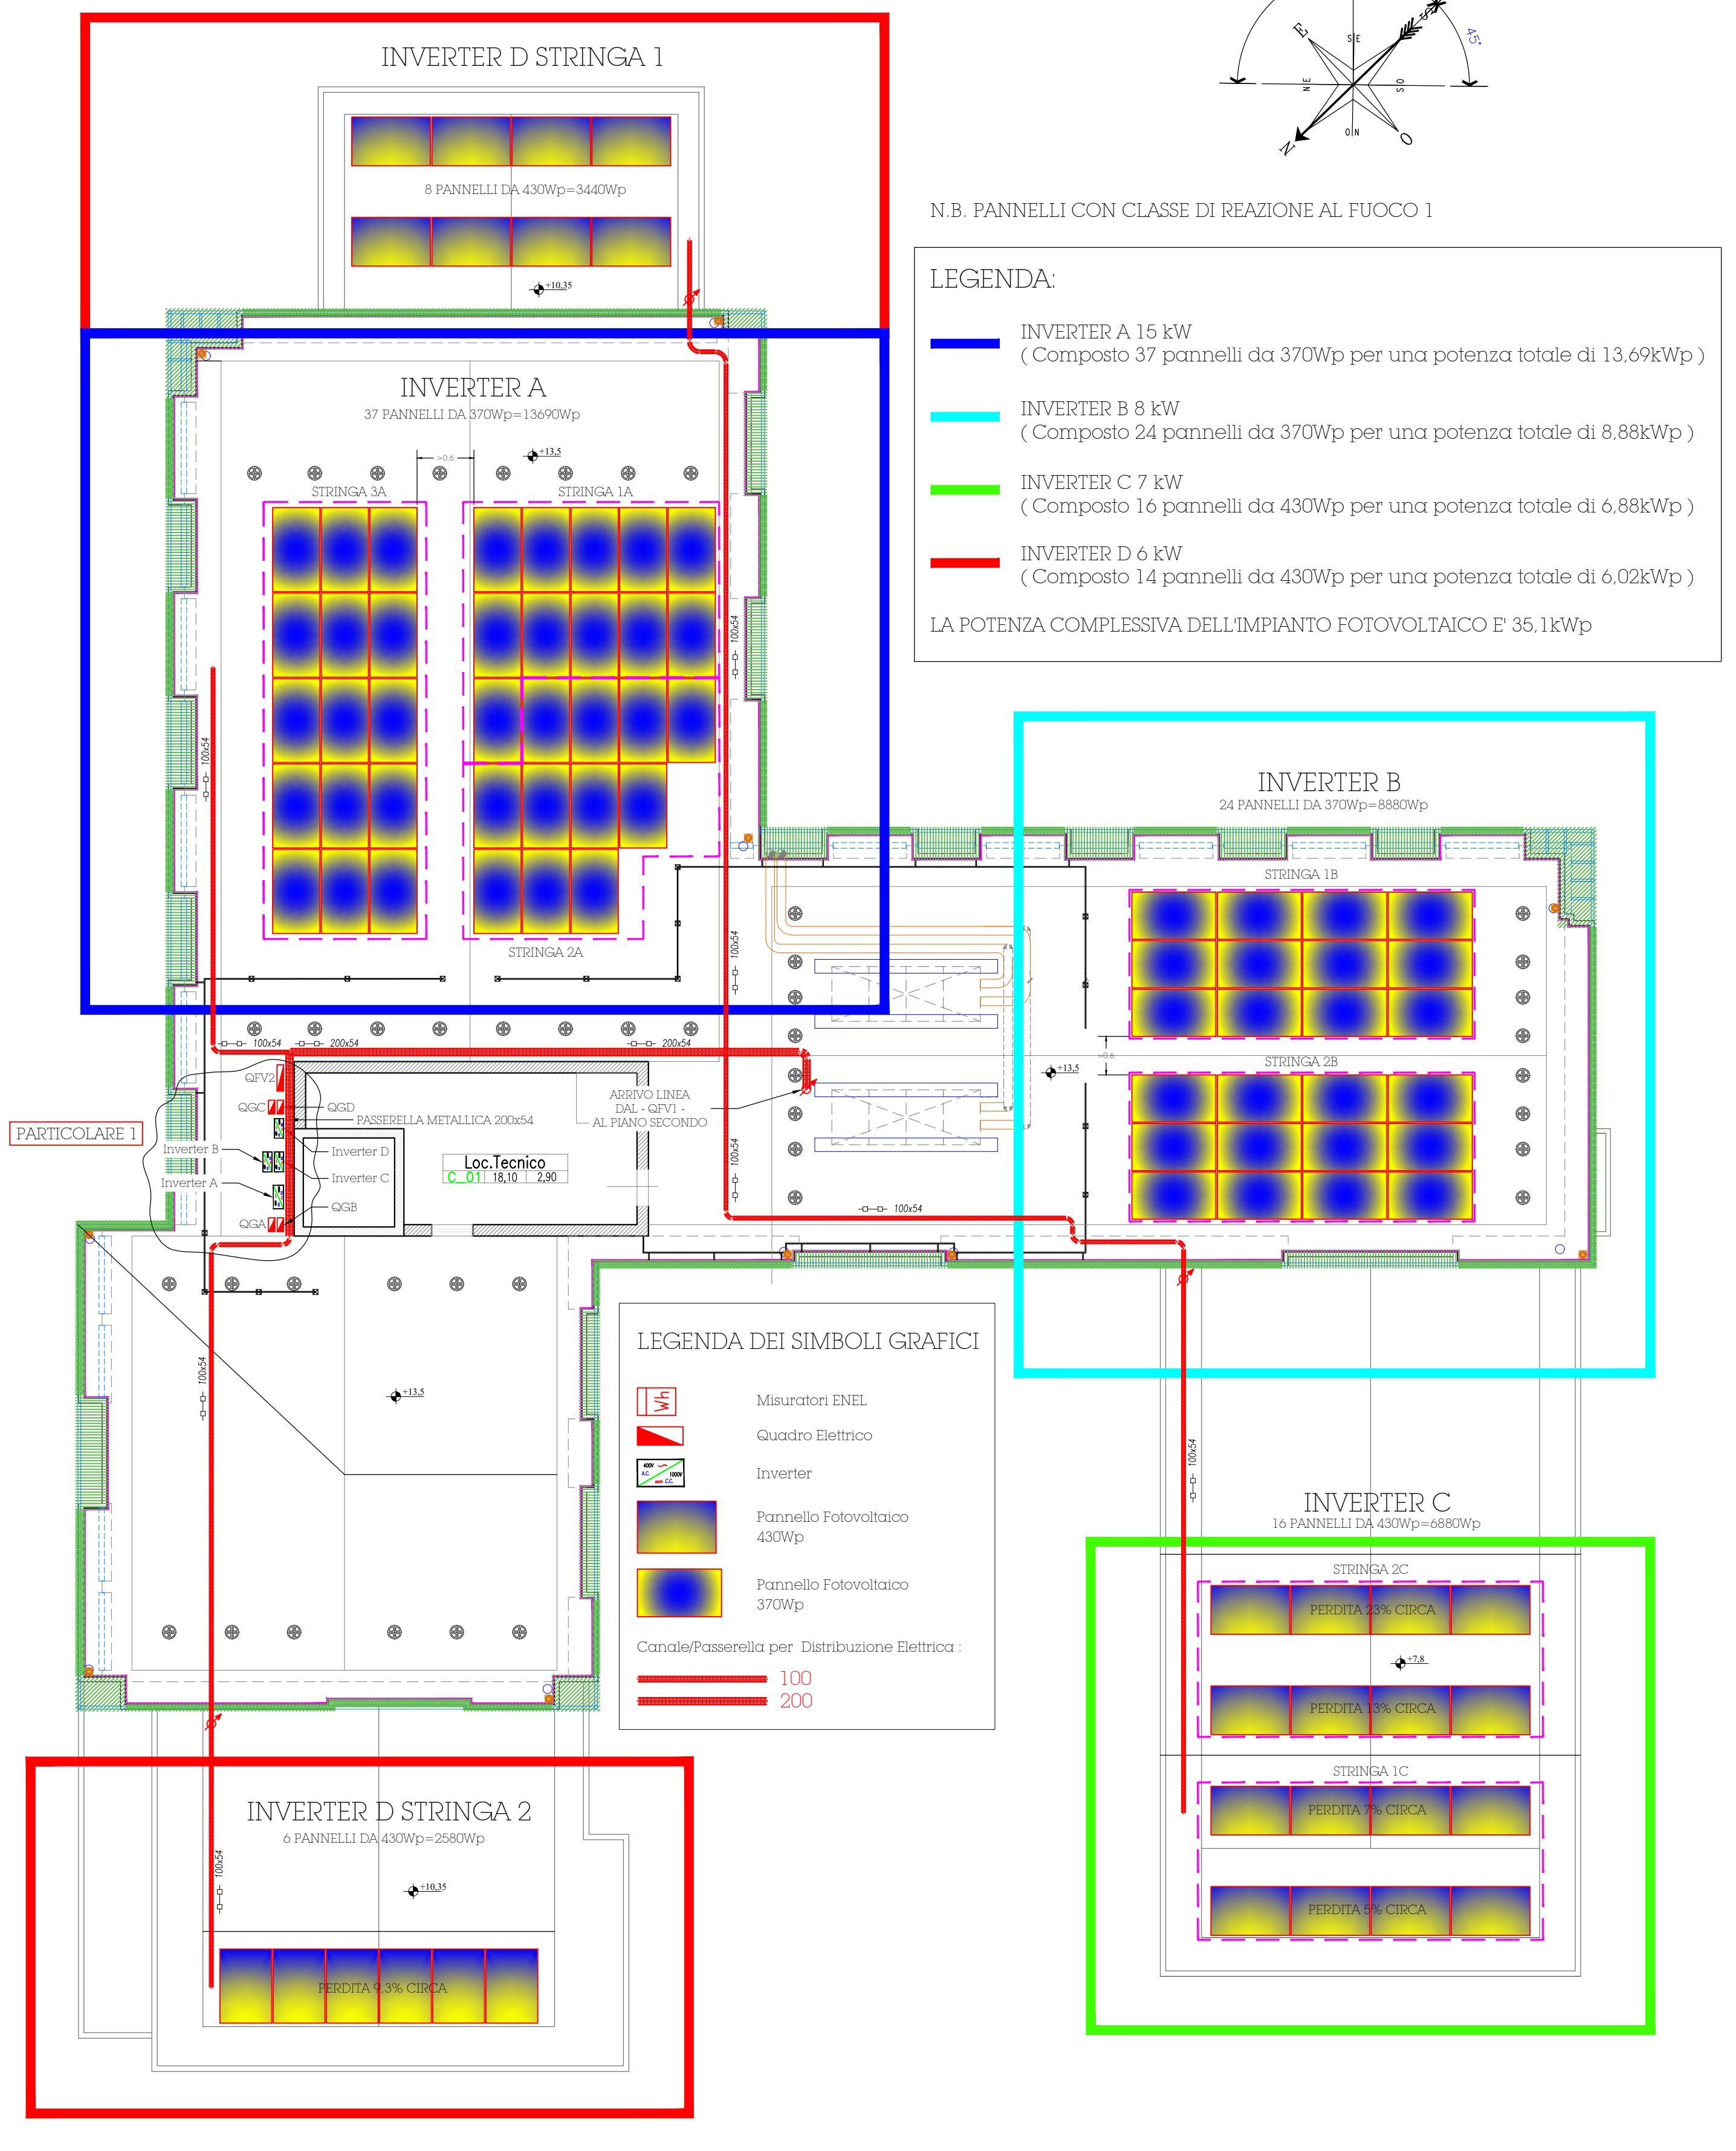
Dimensioni:
Altezza: 850mm
Larghezza: 515mm
Profondità: 145mm

PARTICOLARE POSIZIONAMENTO PANNELLI FOTOVOLTAICI
PANNELLI CON CLASSE DI REAZIONE AL FUOCO 1
INVERTER A

PARTICOLARE INDICATIVO



PARTICOLARE INDICATIVO

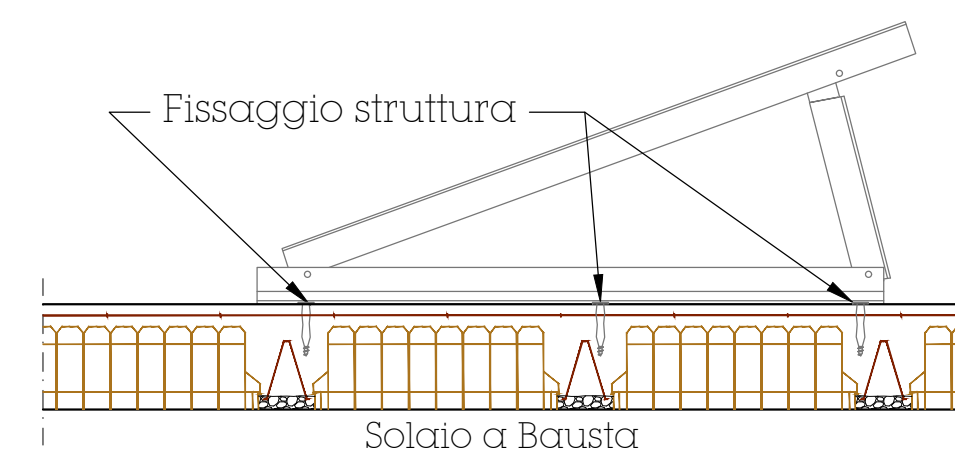
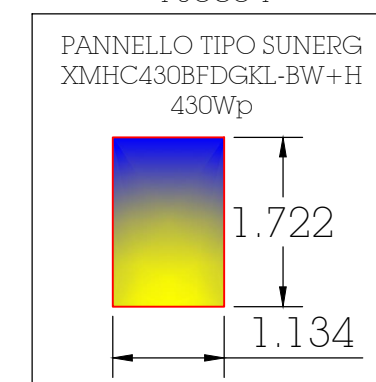
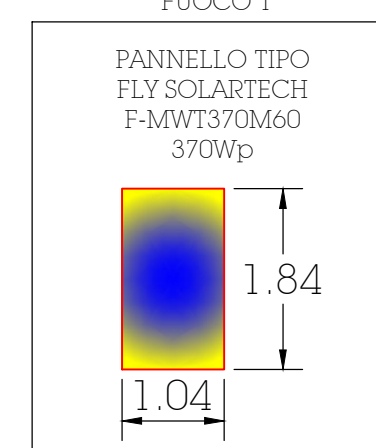
PIANTA COPERTURA
SCALA 1:100

N.B. PANNELLI CON CLASSE DI REAZIONE AL FUOCO 1

Particolare Indicativo

Ancoraggio struttura

Il calcolo della struttura a supporto dei pannelli fotovoltaici e il suo fissaggio al solaio esistente sarà a cura della ditta installatrice

CLASSE REAZIONE AL
FUOCO 1CLASSE REAZIONE AL
FUOCO 1

File: 4723_01_EPP1.dwg	Codice progetto: 22-128	Archivio UT: 	Data: 20/03/2024	N° Documento: 05
---------------------------	----------------------------	------------------	---------------------	----------------------------

SERVIZIO LAVORI PUBBLICI
UFFICIO PROGETTAZIONI

Progetto:
**INTERVENTI DI EFFICIENTAMENTO ENERGETICO
PATRIMONIO PUBBLICO - 1° Stralcio**

FASE: ESECUTIVO

Oggetto:
- PLANIMETRIA RIPIANTANTE LA DISPOSIZIONE DELLE
APPARECCHIATURE ELETTRICHE
- PARTICOLARI COSTRUTTIVI

Tavola:
FV1

R.U.P. Dott. Ing. Andrea Buzzetti	Responsabile Ufficio Progettazioni Dott. Ing. Andrea Buzzetti
--------------------------------------	--

Progettista incaricato:
Dott. Ing. Metello Mantelli

PROGETTAZIONE/CONSULENZA ESTERNA

S. T. A.
Dott. Ing. Metello Mantelli
P. T. Mantelli Mantelli
Via S. Andrea 10 - 50139 Firenze - Tel. 055/2311111
Email: mantelli@ep-progettazioni.it

Archivio: 47/23

REVISIONE	OPERATORE	NOTE	FIRMA
0	Dott. Ing. Metello Mantelli		
1	Dott. Ing. Metello Mantelli		